



PLANTA BAIXA
escala 1:75

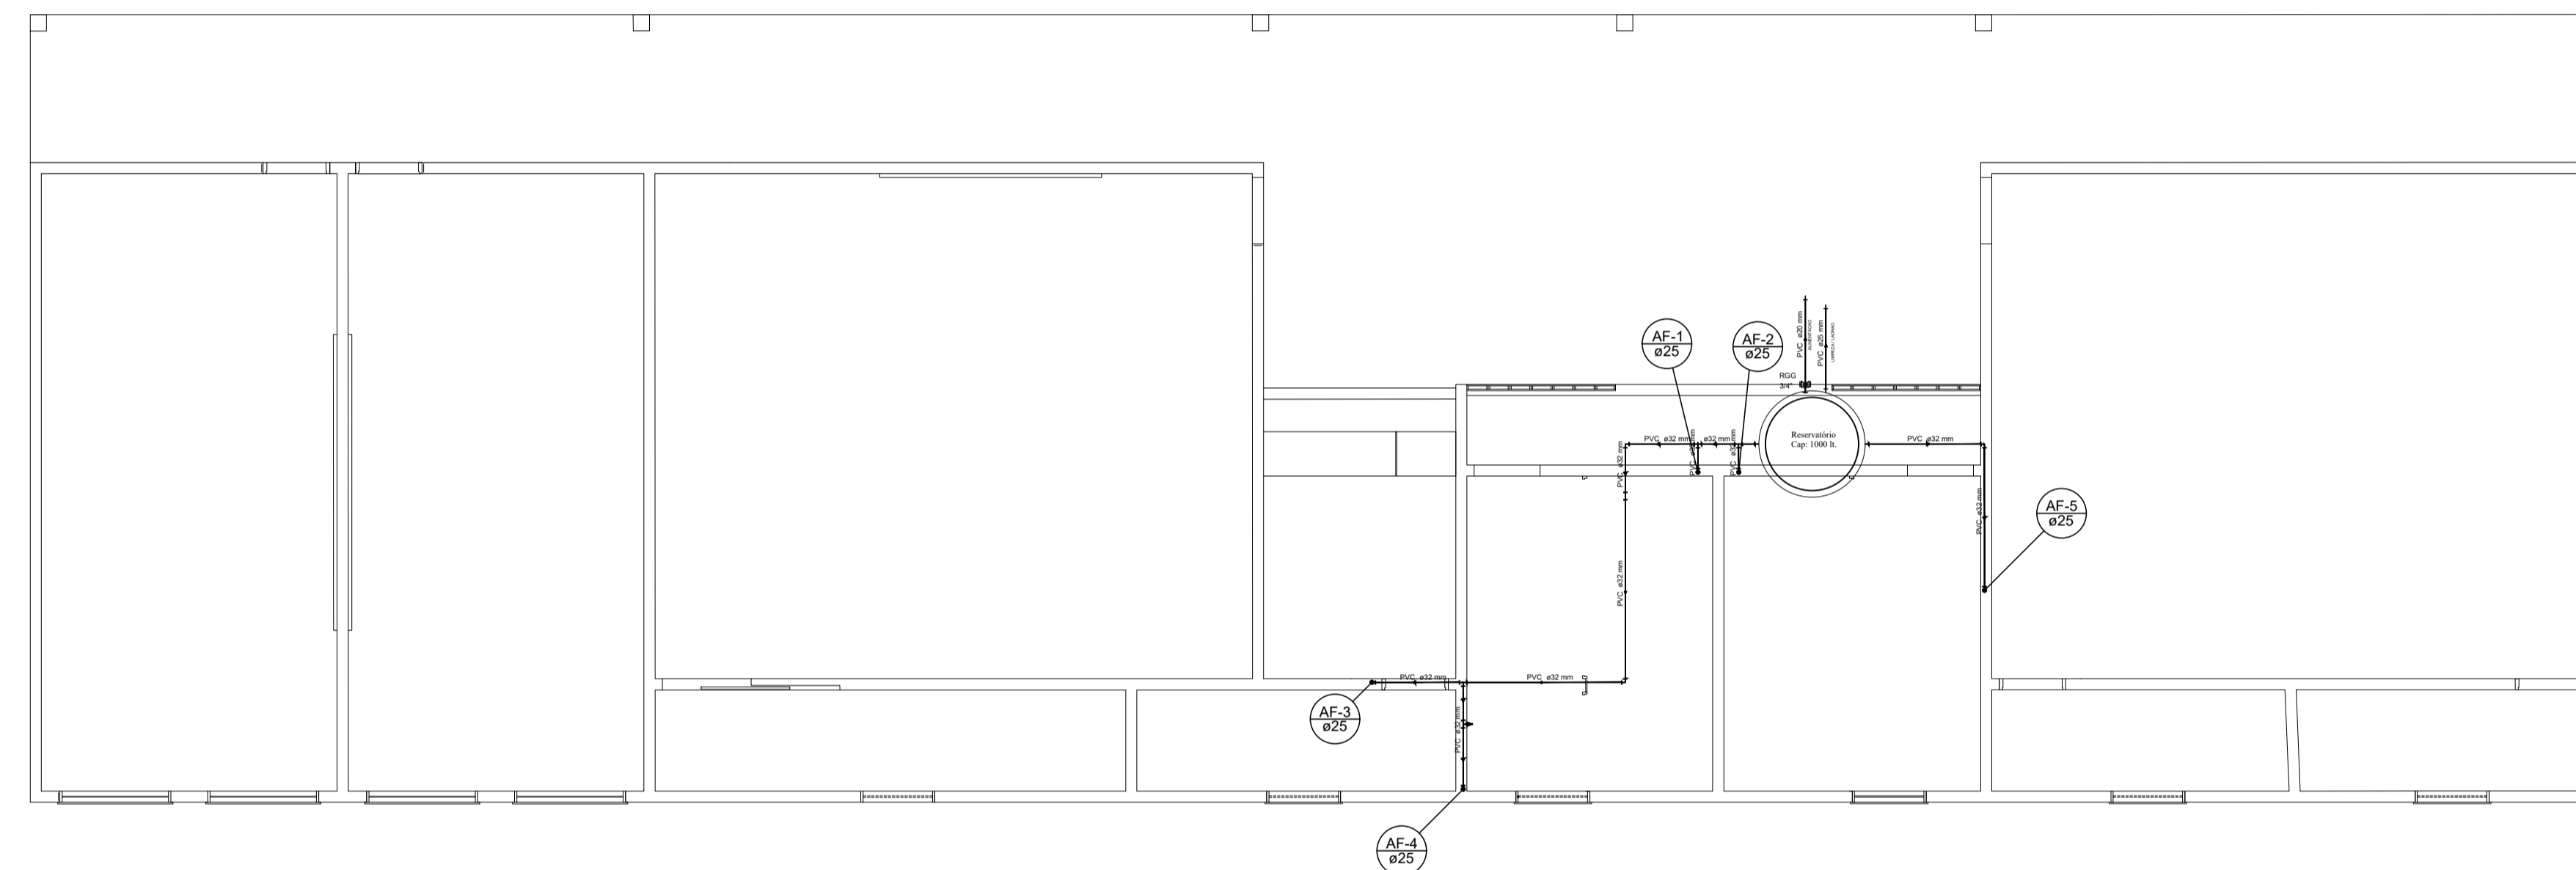

PLANTA BAIXA CAIXA D'ÁGUA
escala 1:75

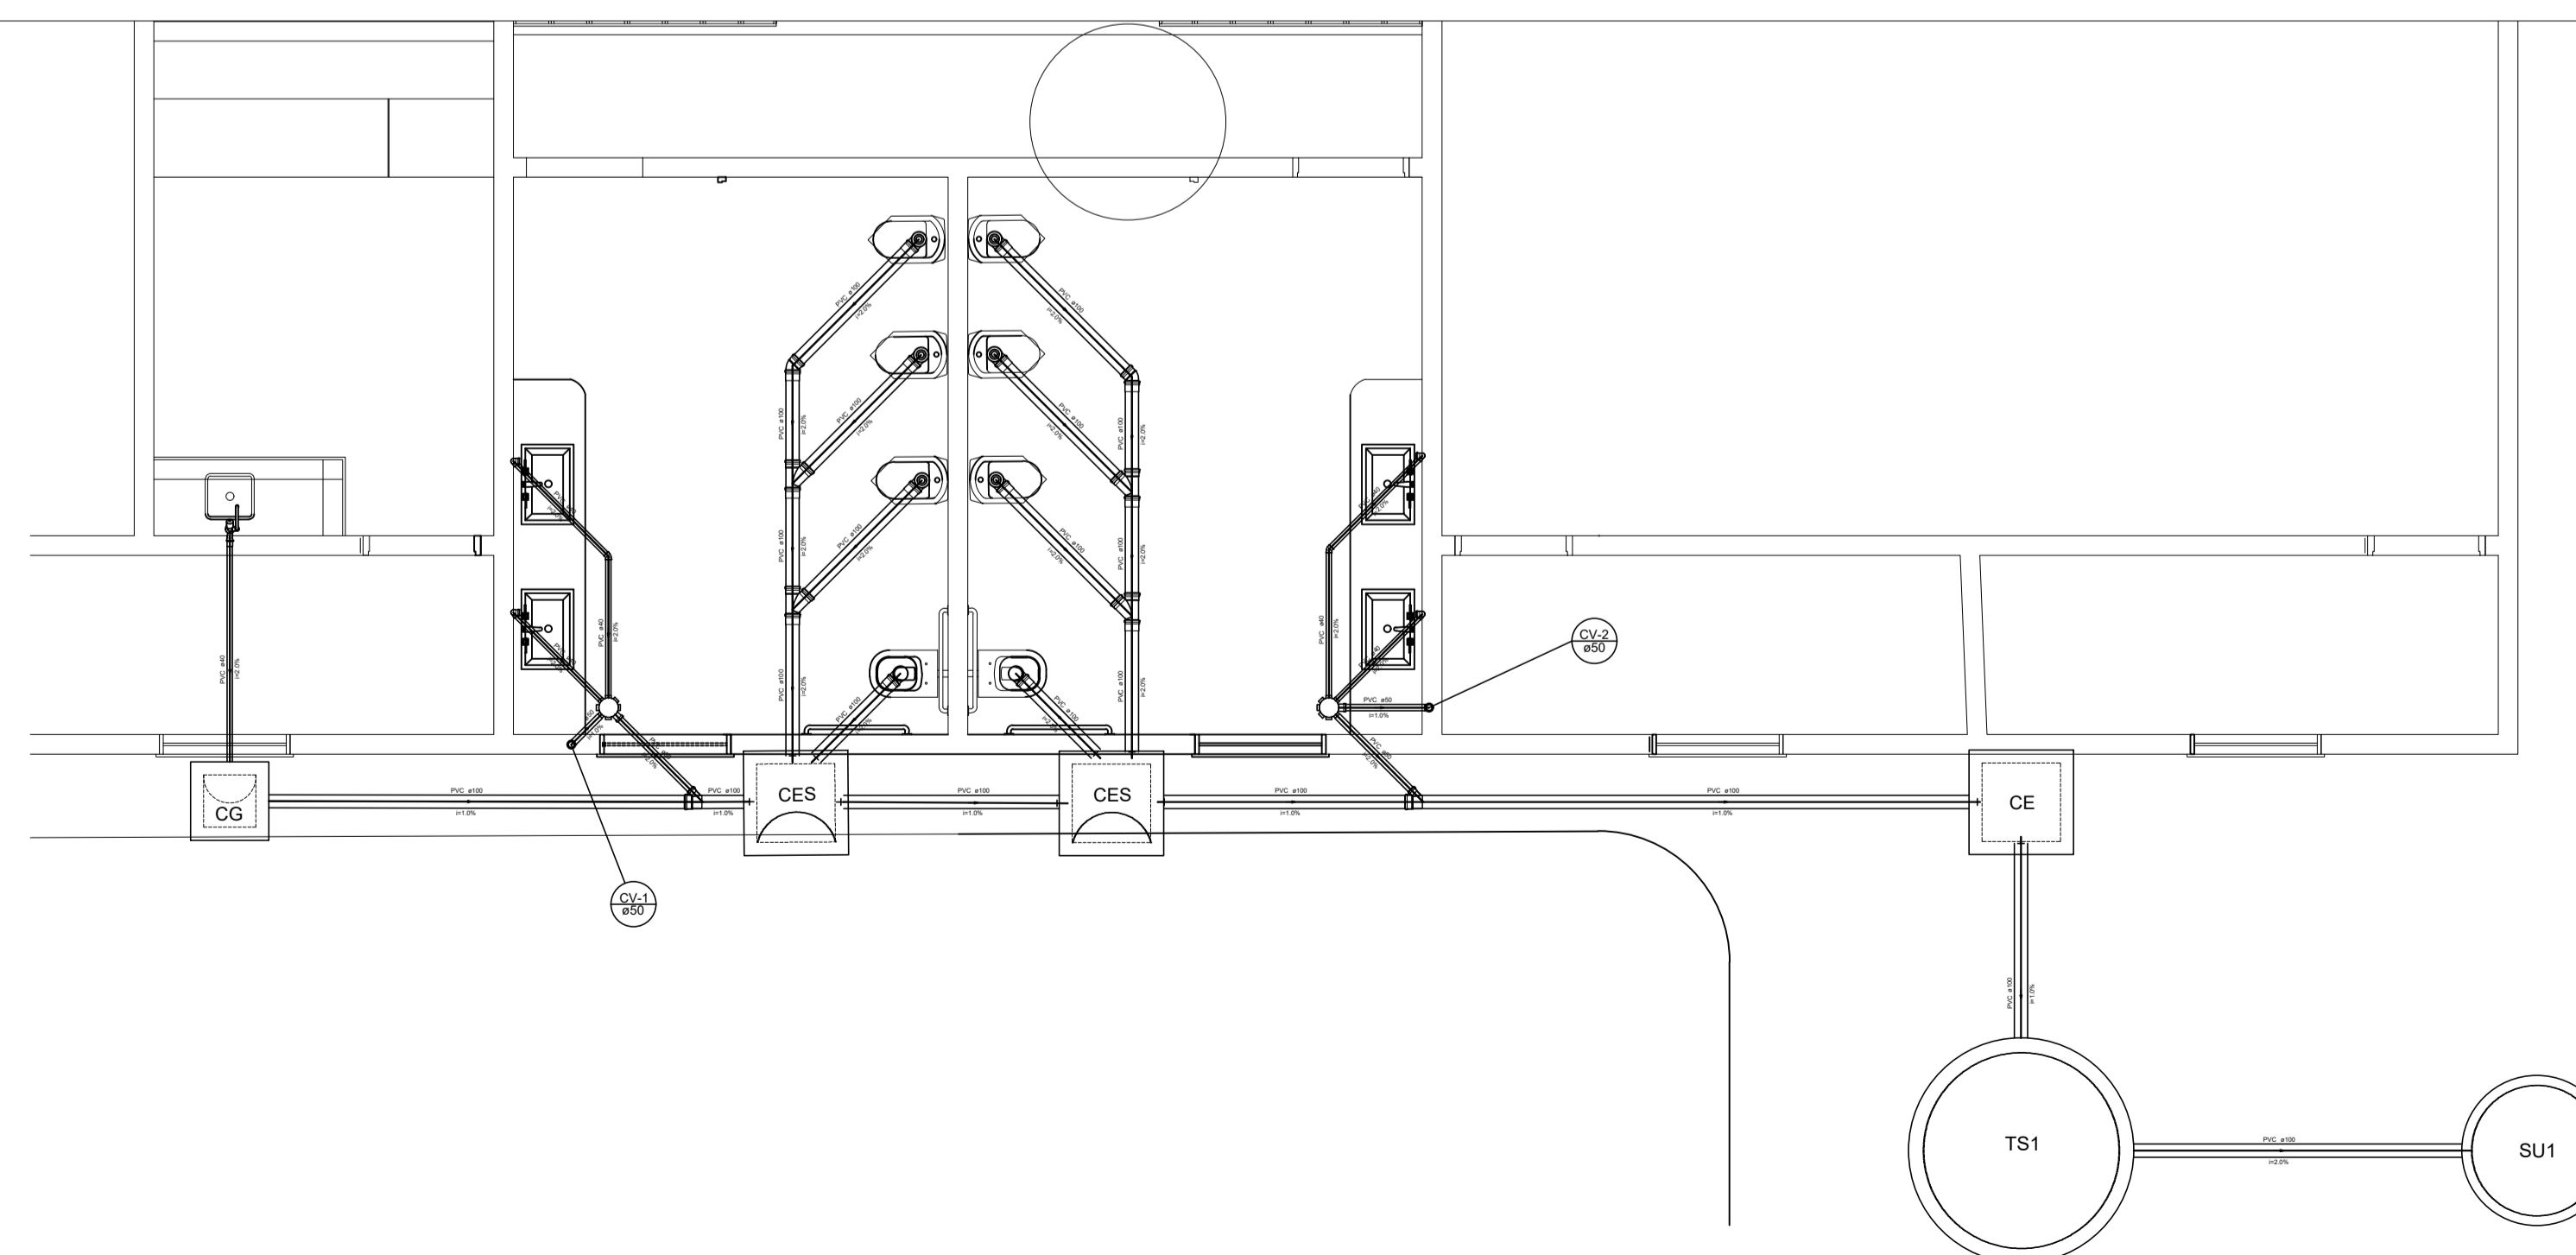

Detalhe - Hidrossanitário
escala 1:75

Lista de Materiais	
Metals	
Registro Globo 3/4"	1 pç
PVC rígido soldável	
Adapt sold. c/ flange livre p/ cx. d'água 20 mm	1 pç
Adapt sold. curto c/bola-rosca p registro 20 mm - 3/4"	2 pç
Aparelho	
Torneira de Pia de Cozinha 25 mm - 1/2"	1 pç
Torneira de lavatório 25 mm - 1/2"	4 pç
Vaso Sanitário c/ cx. acoplada 1/2"	8 pç
Cobre	
Conector bola - ponta 22 mm x 3/4"	2 pç
Ferro maleável classe 10	
Colôvite de redução 3/4" x 1/2"	1 pç
Lora macho - fêmea 1/2"	1 pç
Metals	
Registro de gaveta c/ canopla cromada 3/4"	5 pç
PVC Acessórios	
Bola de ligação p/ vaso sanitário 1.1/2"	8 pç
Engate flexível cobre cromado com canopla 1/2" - 30cm	8 pç
Engate flexível plástico 1/2" - 30cm	4 pç
PVC misto soldável	
Joelho de redução soldável c/ rosca 20 mm - 1/2"	8 pç
PVC rígido soldável	
Adapt sold. c/ flange livre p/ cx. d'água 25 mm - 3/4"	1 pç
32 mm - 1"	2 pç
Adapt sold. curto c/bola-rosca p registro 25 mm - 3/4"	4 pç
Joelho 90° soldável 25 mm	7 pç
Joelho de redução 90° soldável 32 mm - 25 mm	3 pç
32 mm	5 pç
Tubos 25 mm	28,00 m
32 mm	16,00 m
Tê 90° soldável 25 mm	8 pç
32 mm	3 pç
PVC soldável azul c/ bucha latão	
Joelho de redução 90° soldável com bucha de latão 25 mm - 1/2"	2 pç
Tê red 90 sold c/ bucha latão B central 25 mm - 1/2"	2 pç

REV.	DESCRIÇÃO		
01	PROJETO HIDROSSANITÁRIO		
PREFEITURA MUNICIPAL DE ICAPUI CNPJ: 10.393.593/0001-57			
TITULO REFORMA - ESCOLA MUNICIPAL PROF. LUIZ GONZAGA FERREIRA E QUADRA DE ESPORTES COMUNIDADE DE PEIXE GORDO - CEARÁ			
PROJ.	EXEC.	VERIF.	FOLHA
APROV.	ESCALA	INDICADA	02/03
DATA	NOVEMBRO/2018		