


D
C
B
A

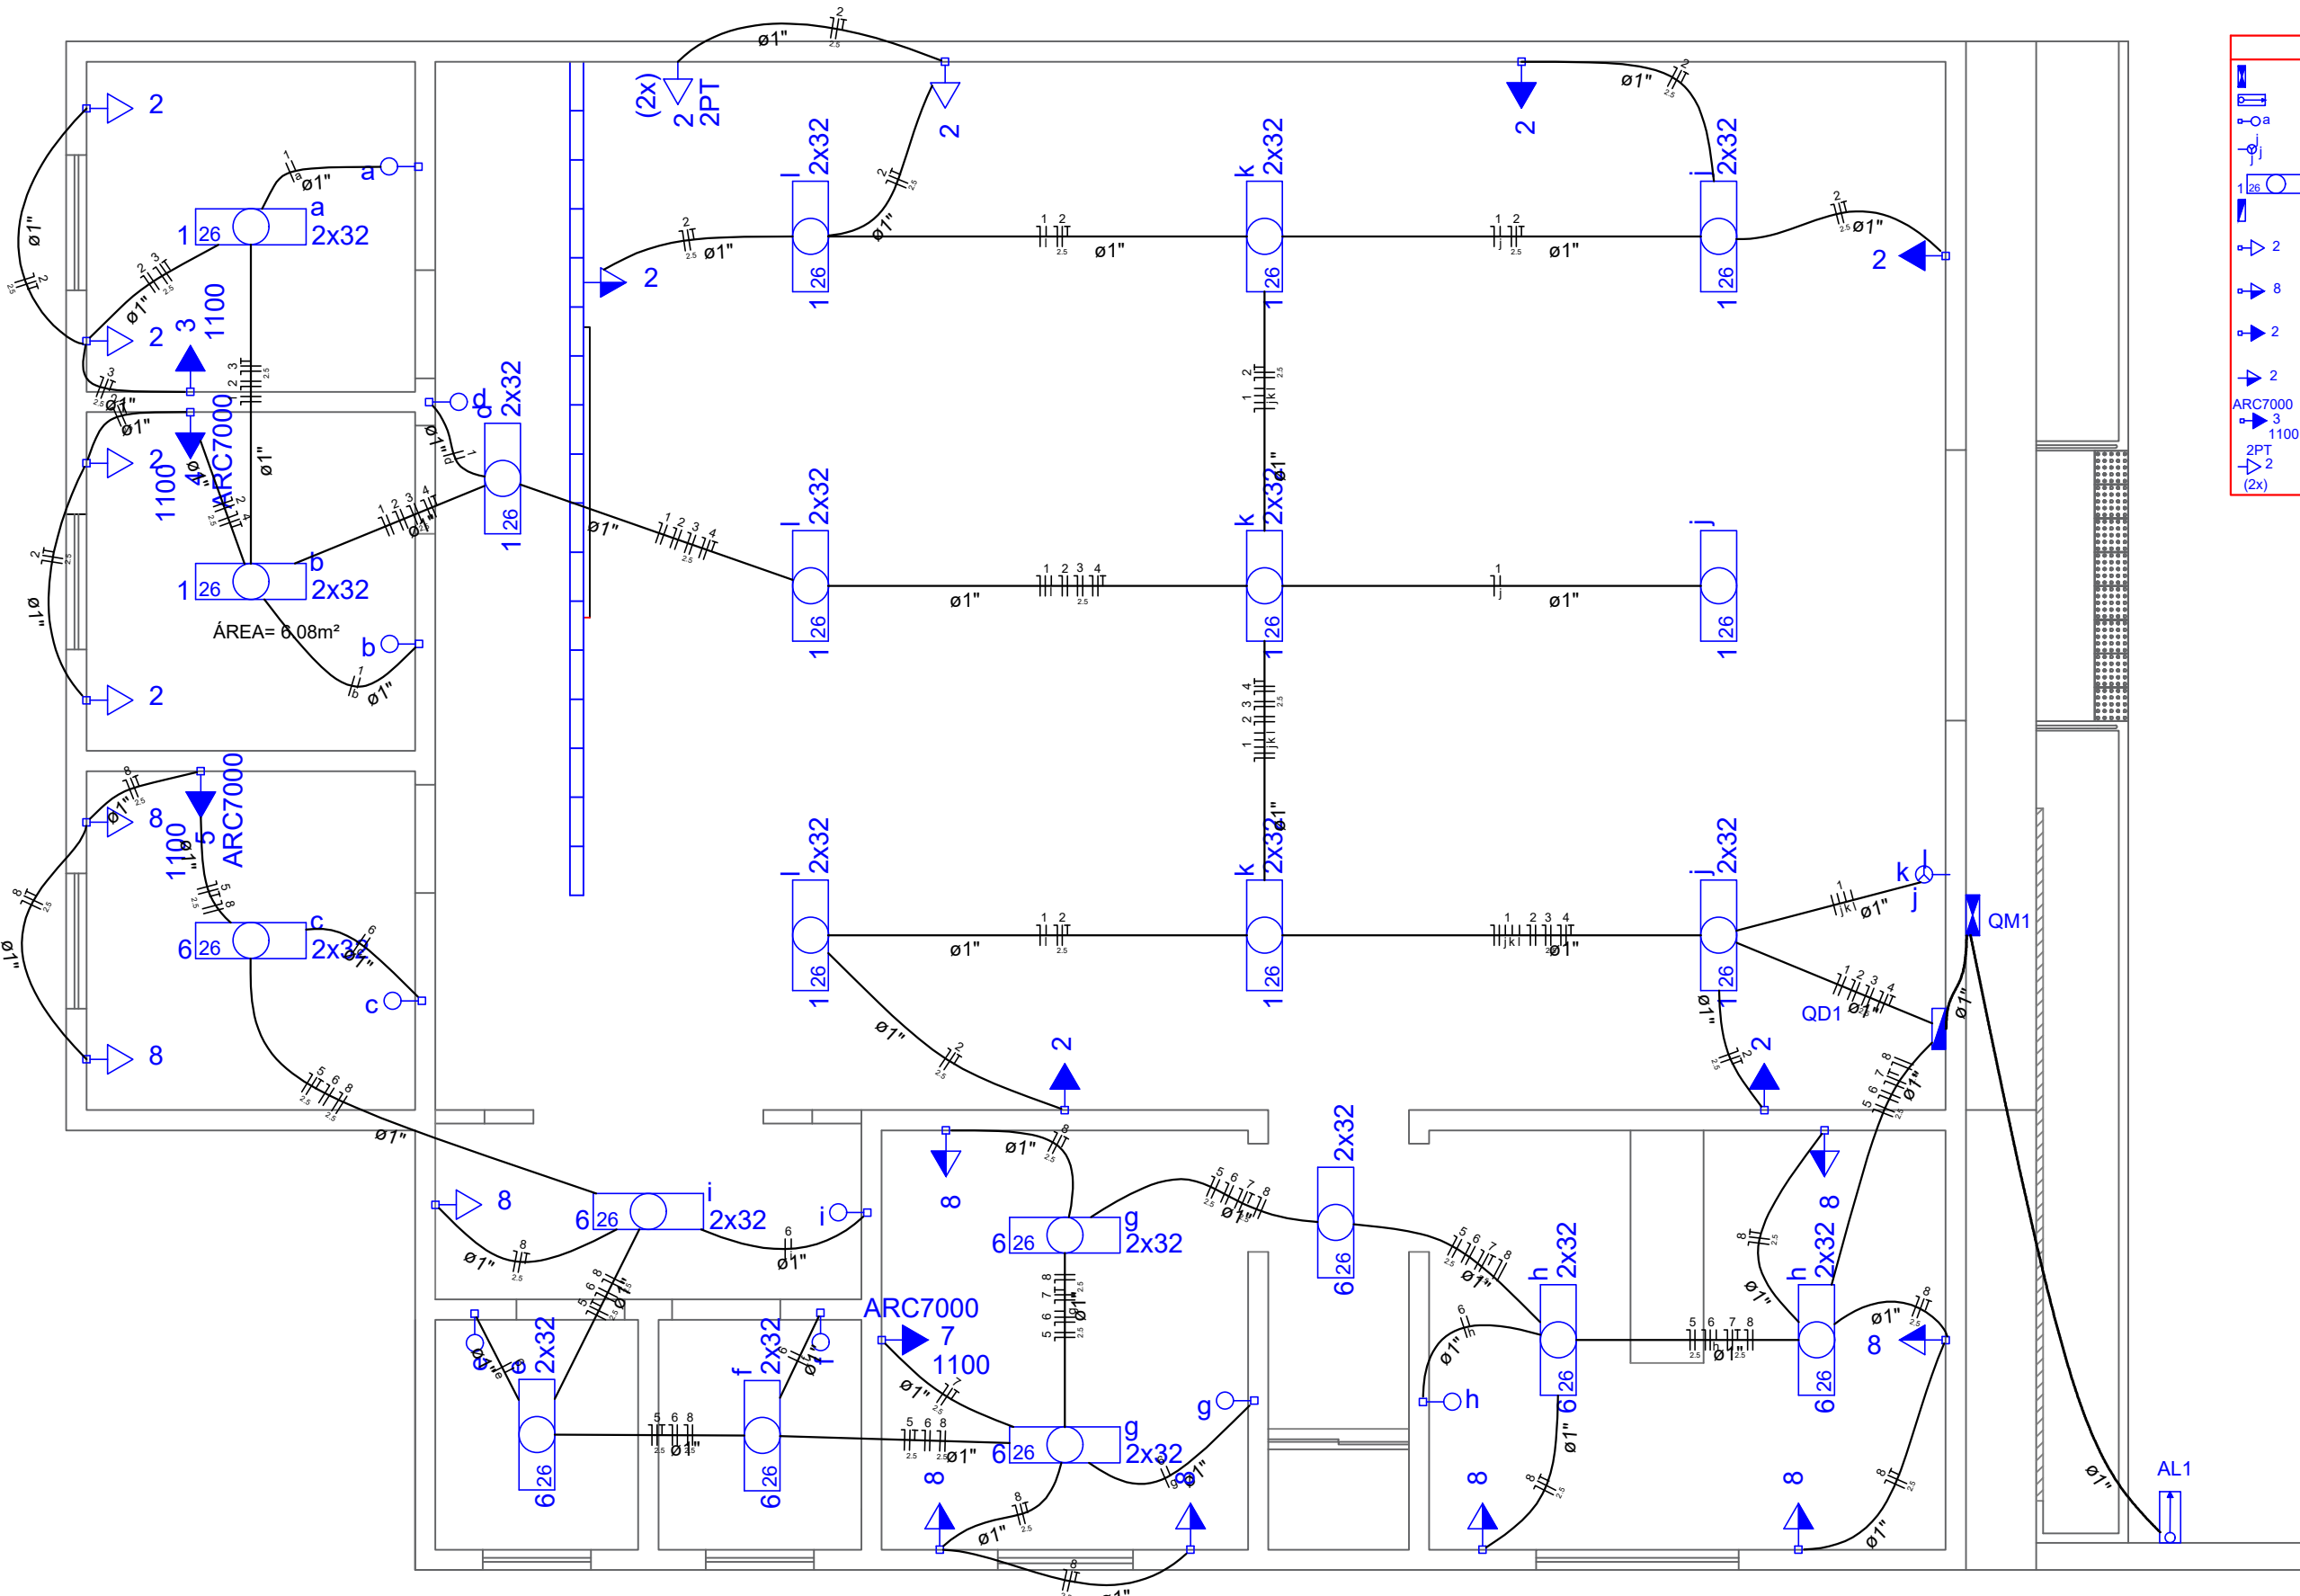

Legenda	
	Caixa de medição embutir a 1,40m do piso
	Entrada de serviço aérea
	Interruptor simples 1 tecla - 1,10m do piso
	Interruptor simples 3 teclas - 1,10m do piso
	Luminária p/ lâmp. fluor. tubular - sobrepor
	Quadro de distribuição - embutir a 1,50m do piso
	Tomada hexagonal (NBR 14136) - 2P+T 10 A a 0,30m do piso
	Tomada hexagonal (NBR 14136) - 2P+T 10 A a 1,10m do piso
	Tomada hexagonal (NBR 14136) - 2P+T 10 A a 2,20m do piso
	Tomada hexagonal (NBR 14136) - 2P+T 20 A a 1,10m do piso
	Tomada hexagonal (NBR 14136) - 2P+T 20 A a 2,20m do piso
	Tomada universal (2) 2P+T a 0,30m do piso

PLANTA BAIXA
Pavimento Térreo
Escala 1/75

REV.	DESCRIÇÃO
01	REFORMA NÚCLEO DE ATENDIMENTO ESPECIALIZADO

PREFEITURA MUNICIPAL DE ICAPUI

TITULO			
REFORMA NÚCLEO DE ATENDIMENTO ESPECIALIZADO PROJETO DE INSTALAÇÕES ELÉTRICAS			
PROJ.	EXEC.	VERIF.	FOLHA
APROV.	ESCALA	INDICADA	01/02
DATA	NOVEMBRO/2019		