





D
C
B
A

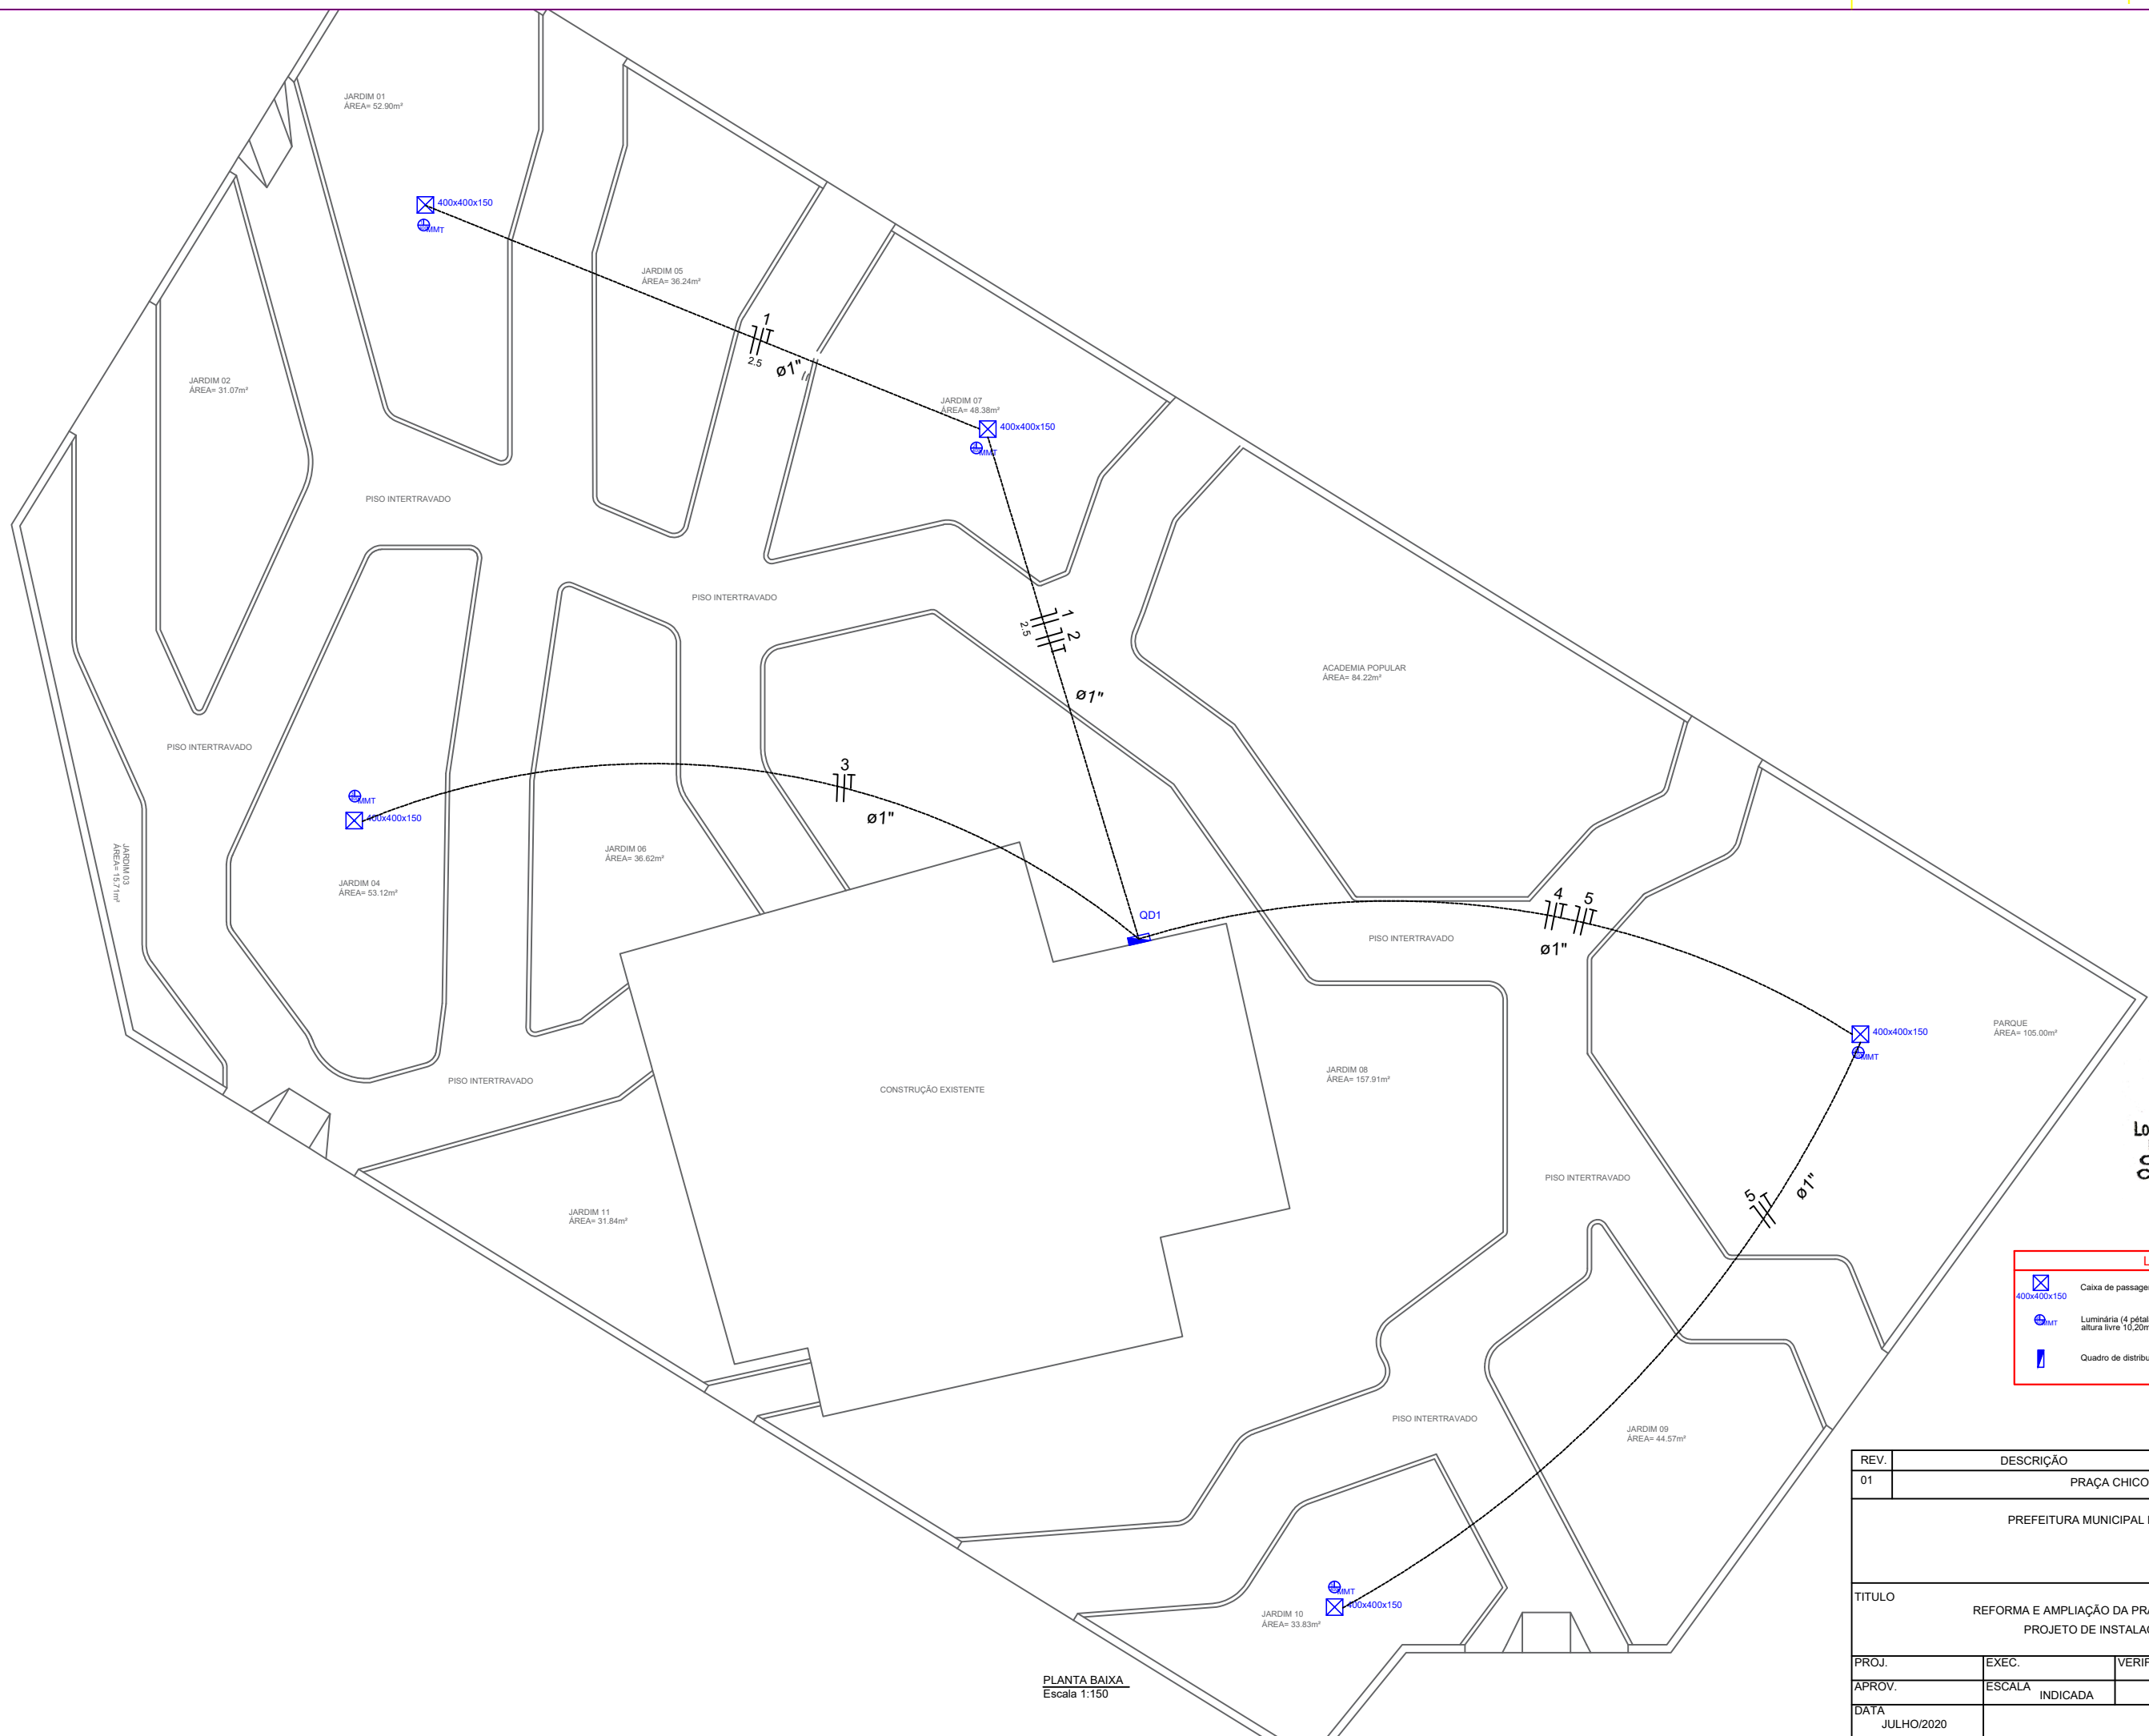

PLANTA BAIXA
Escala 1:150


Lorena Thais Freitas de Oliveira
 Engenheira Civil
 CREA 061741968-0
 CPF 082.929.104-09

Legenda	
	Caixa de passagem de embutir no piso
	Luminária (4 pétalas) em poste concreto circular H=12m, altura livre 10,20m, lâmpada de vapor metálico de 400 W
	Quadro de distribuição - embutir a 1,50m do piso

REV.	DESCRIÇÃO		
01	PRAÇA CHICO BAGRE		
PREFEITURA MUNICIPAL DE ICAPUI-CE			
TITULO			
REFORMA E AMPLIAÇÃO DA PRAÇA CHICO BAGRE PROJETO DE INSTALAÇÕES ELÉTRICAS			
PROJ.	EXEC.	VERIF.	FOLHA
APROV.	ESCALA	INDICADA	01/02
DATA	JULHO/2020		