



PLANTA DE COBERTURA
ESCALA 1:125

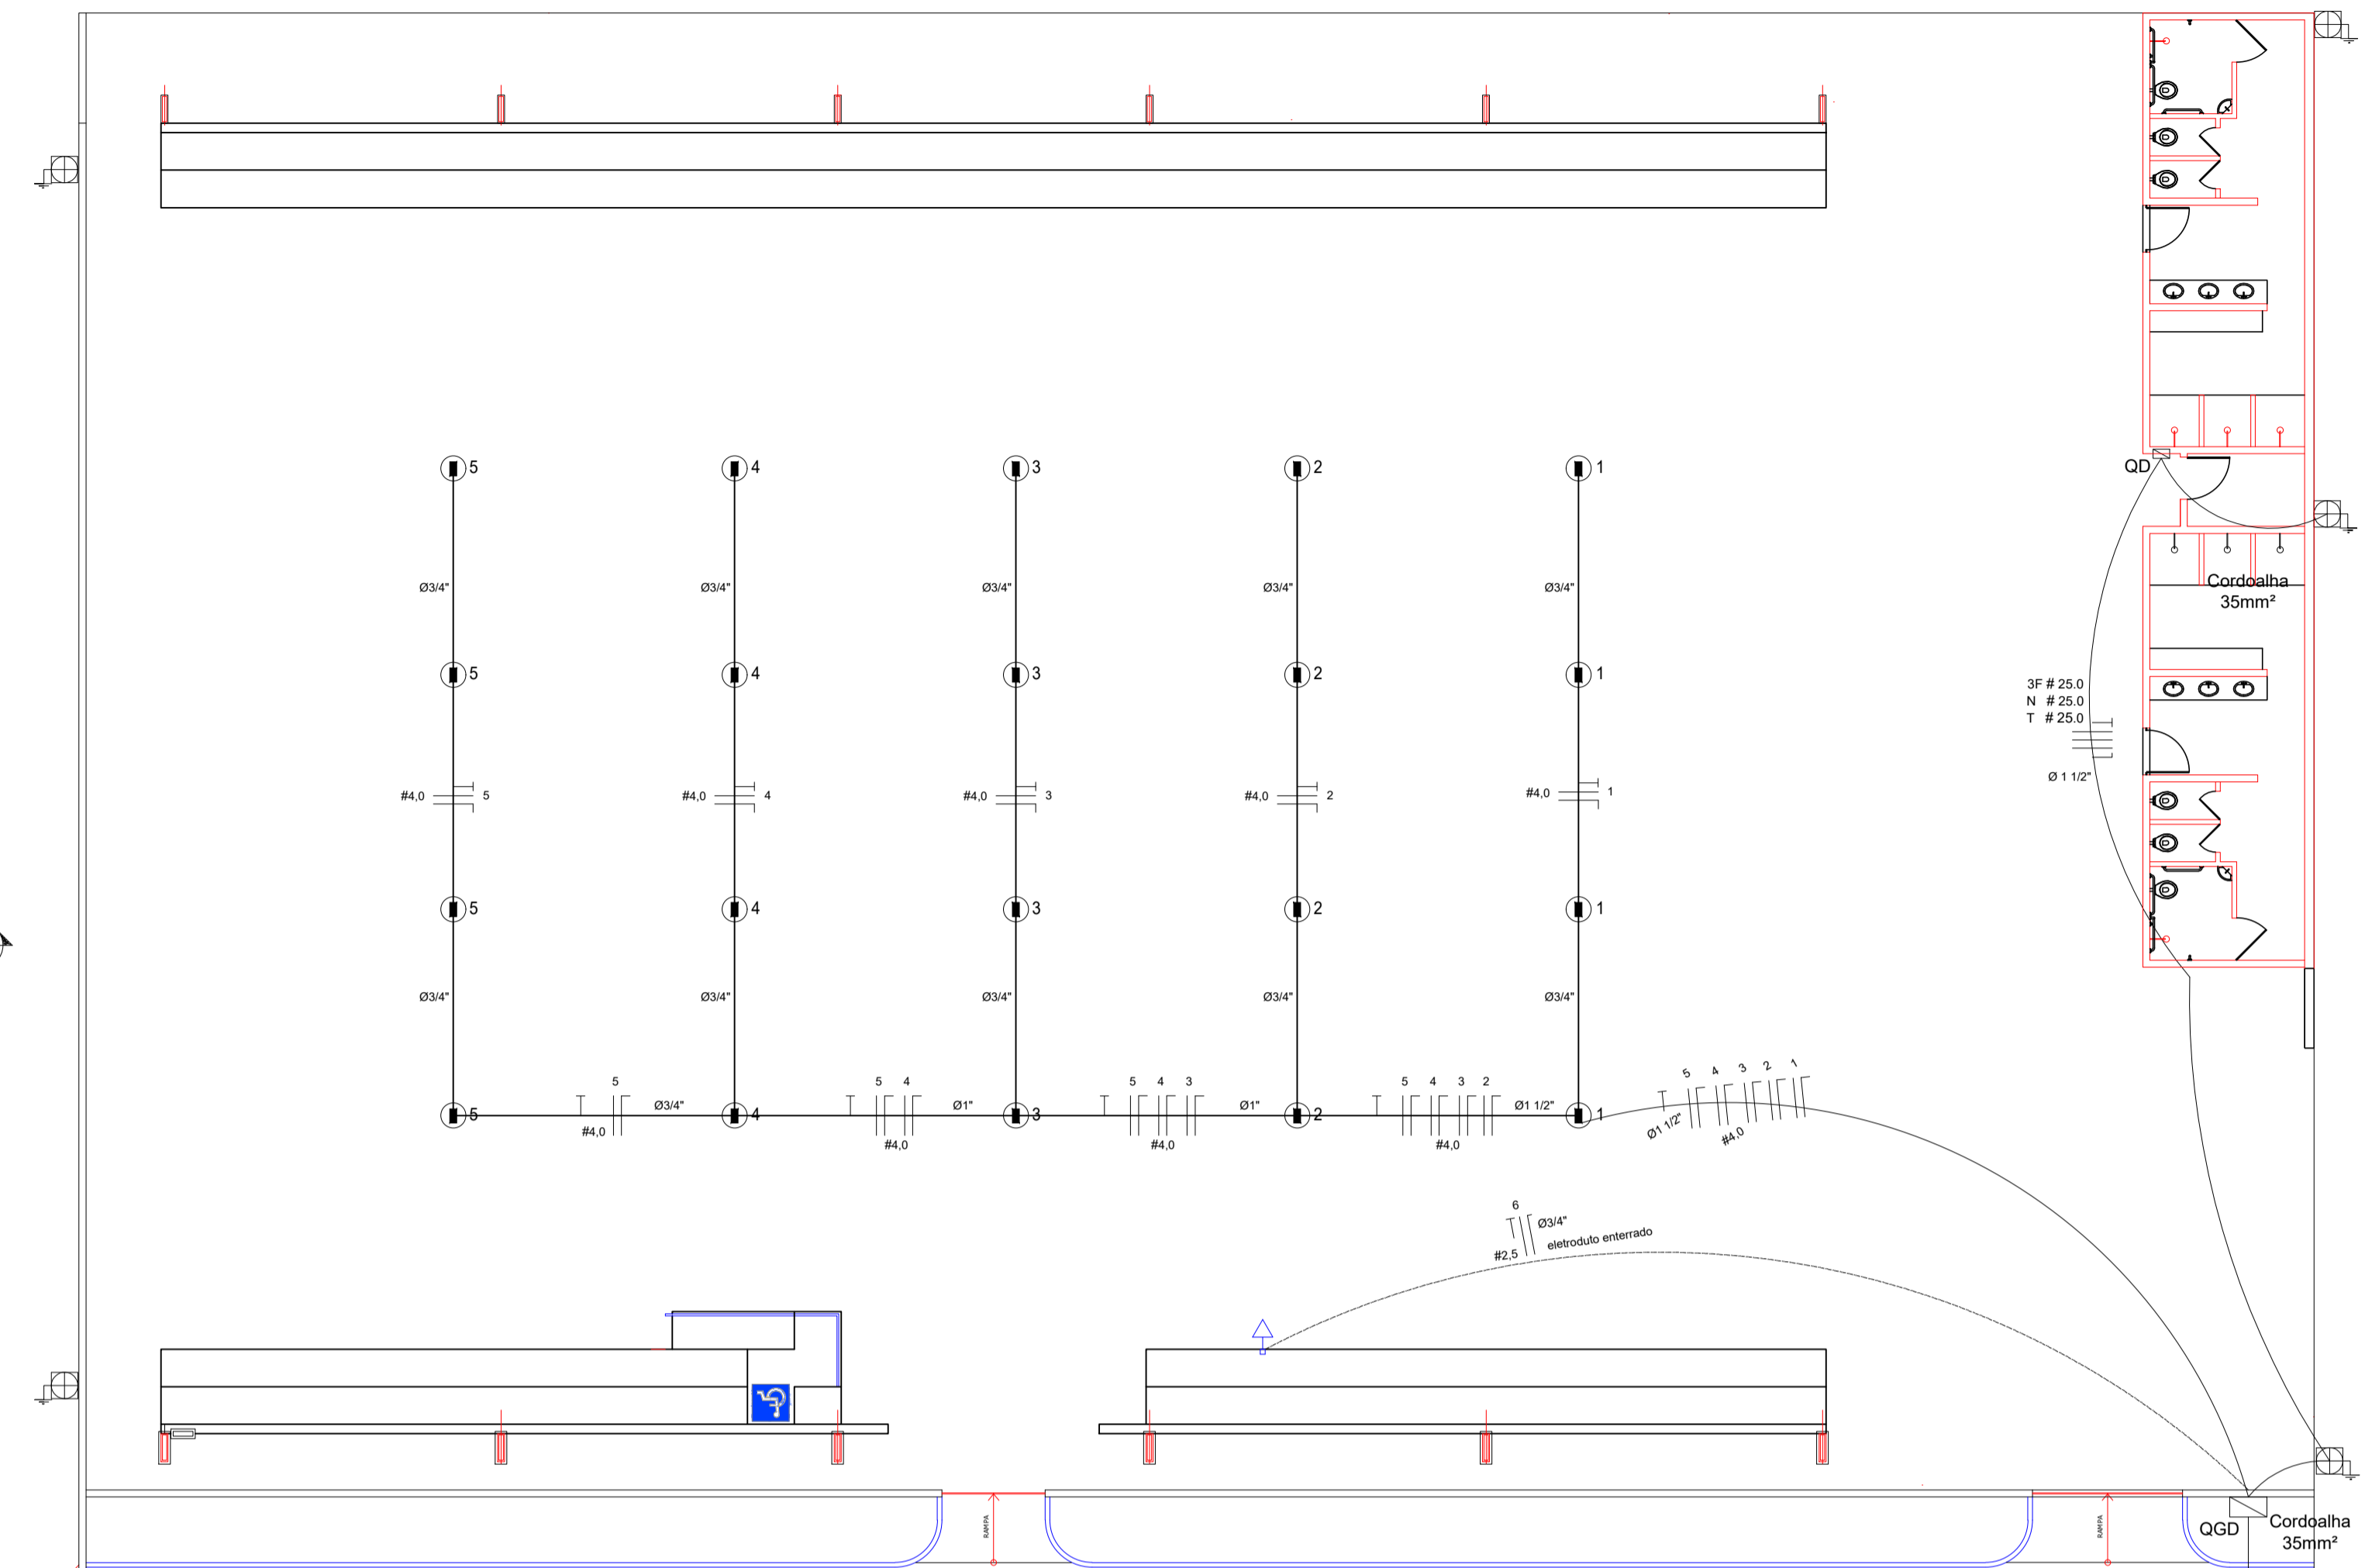

PLANTA BAIXA ELÉTRICA
ESCALA 1:125

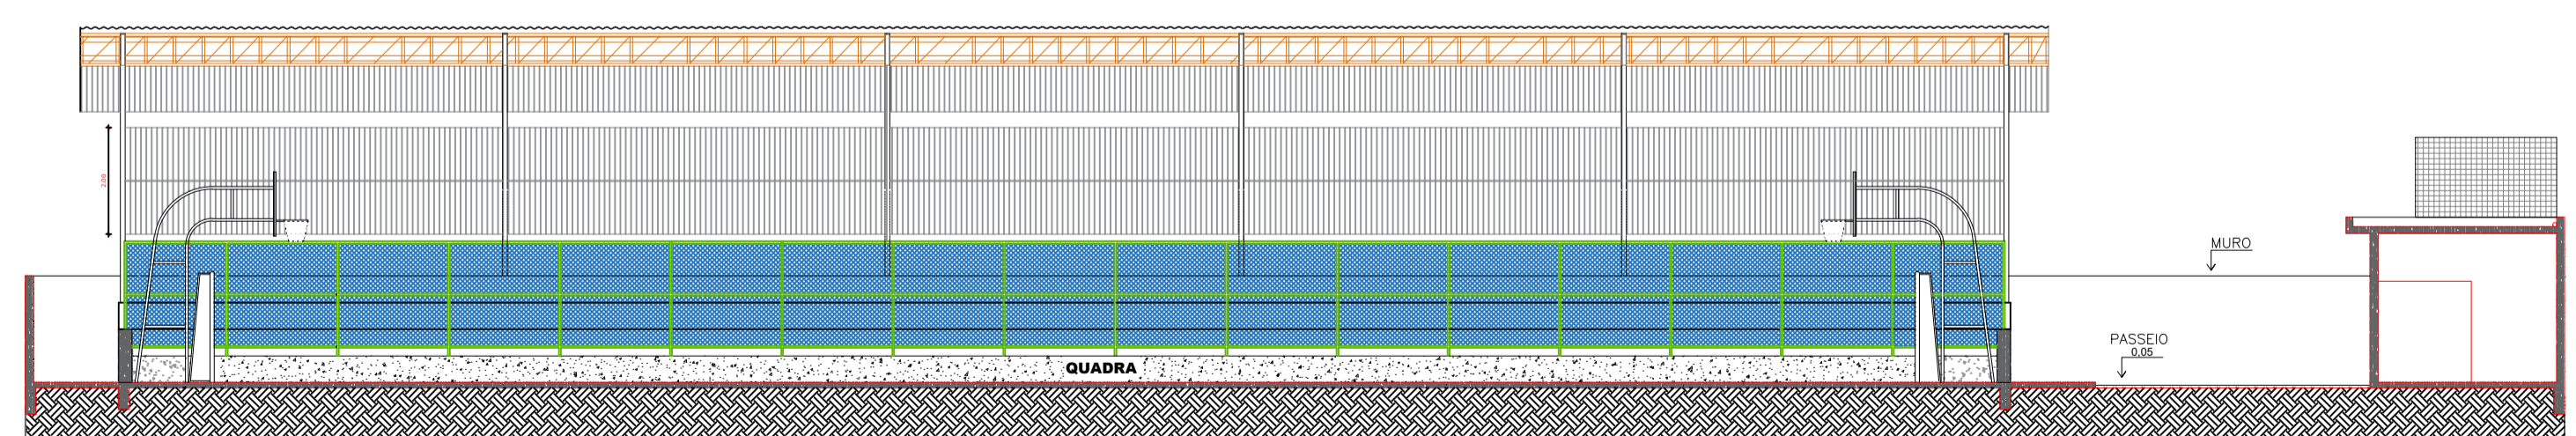

CORTE CC
ESCALA 1:125

Projeto			
PROJETO DE REFORMA DO GINÁSIO DA MUTAMBA			
Endereço			
AV. ESAÚ LACERDA- ICAPUÍ - CE			
Proprietário			
PREFEITURA MUNICIPAL DE ICAPUÍ - CE			
Conteúdo			
Detalhamento de equipamentos.			
			Prancha
	01	/	
Desenho	KATIMIRLA LINO - CAU 189671-8	Escala	INDICADAS
Data	Abril / 2018		